


Schnitt A - A

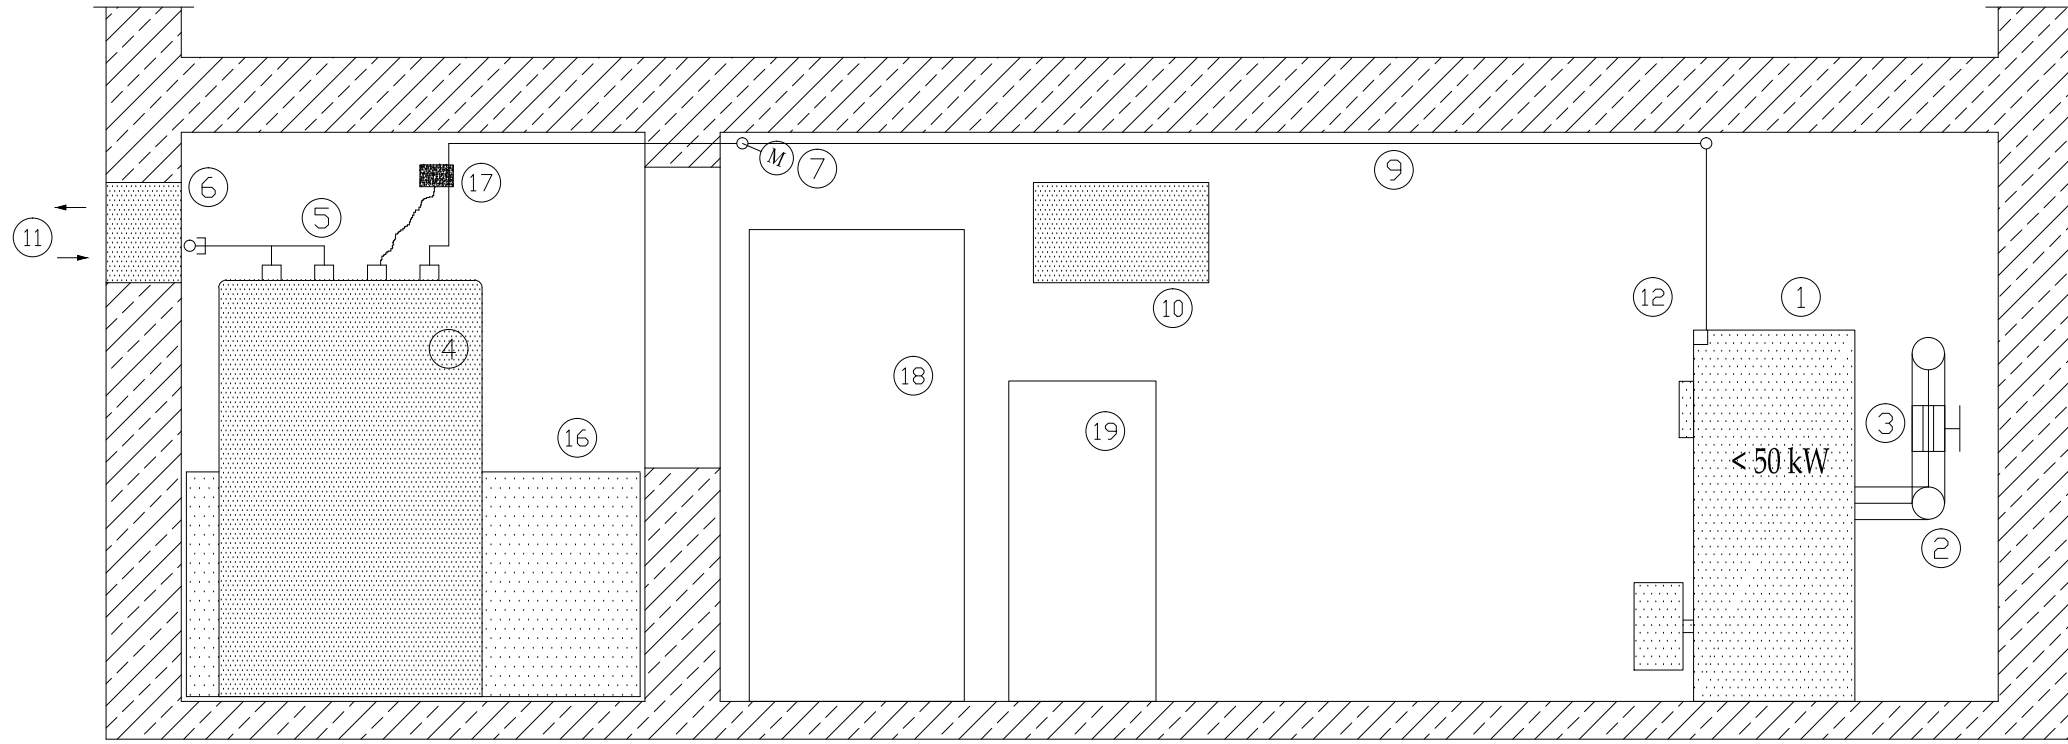


30
227
15

LEGENDE:

- ① Ölkessel, Fabrikat, Type, NWL
- ② Rauchrohr $\varnothing 130\text{mm}$
- ③ Explosionsklappe/Zugregler im Rauchrohr
- ④ Batterietanks, Volumen, Fabrikat, Type
- ⑤ Tankfülleleitung 2"
- ⑥ Entlüftungsleitung, 2,5m über dem Niveau
- ⑦ Magnetventil
- ⑧ Ölfilter mit Absperrung und Rückschlagventil
- ⑨ Ölleitung CU 8 mm
- ⑩ Aufstellungsraumbe- u. entlüftung
- ⑪ Tankraumbe- und entlüftung 400 cm²
- ⑫ Brandschutzschalter
- ⑬ Fluchtwegschalter
- ⑮ Feuerlöscher
- ⑯ Zementschliff, öldichte Wanne - Höhe gemäß Tankvolumen
- ⑰ Grenzwertgeber
- ⑱ Pufferspeicher
- ⑲ Boiler

Grundriss

MUSTERPLAN

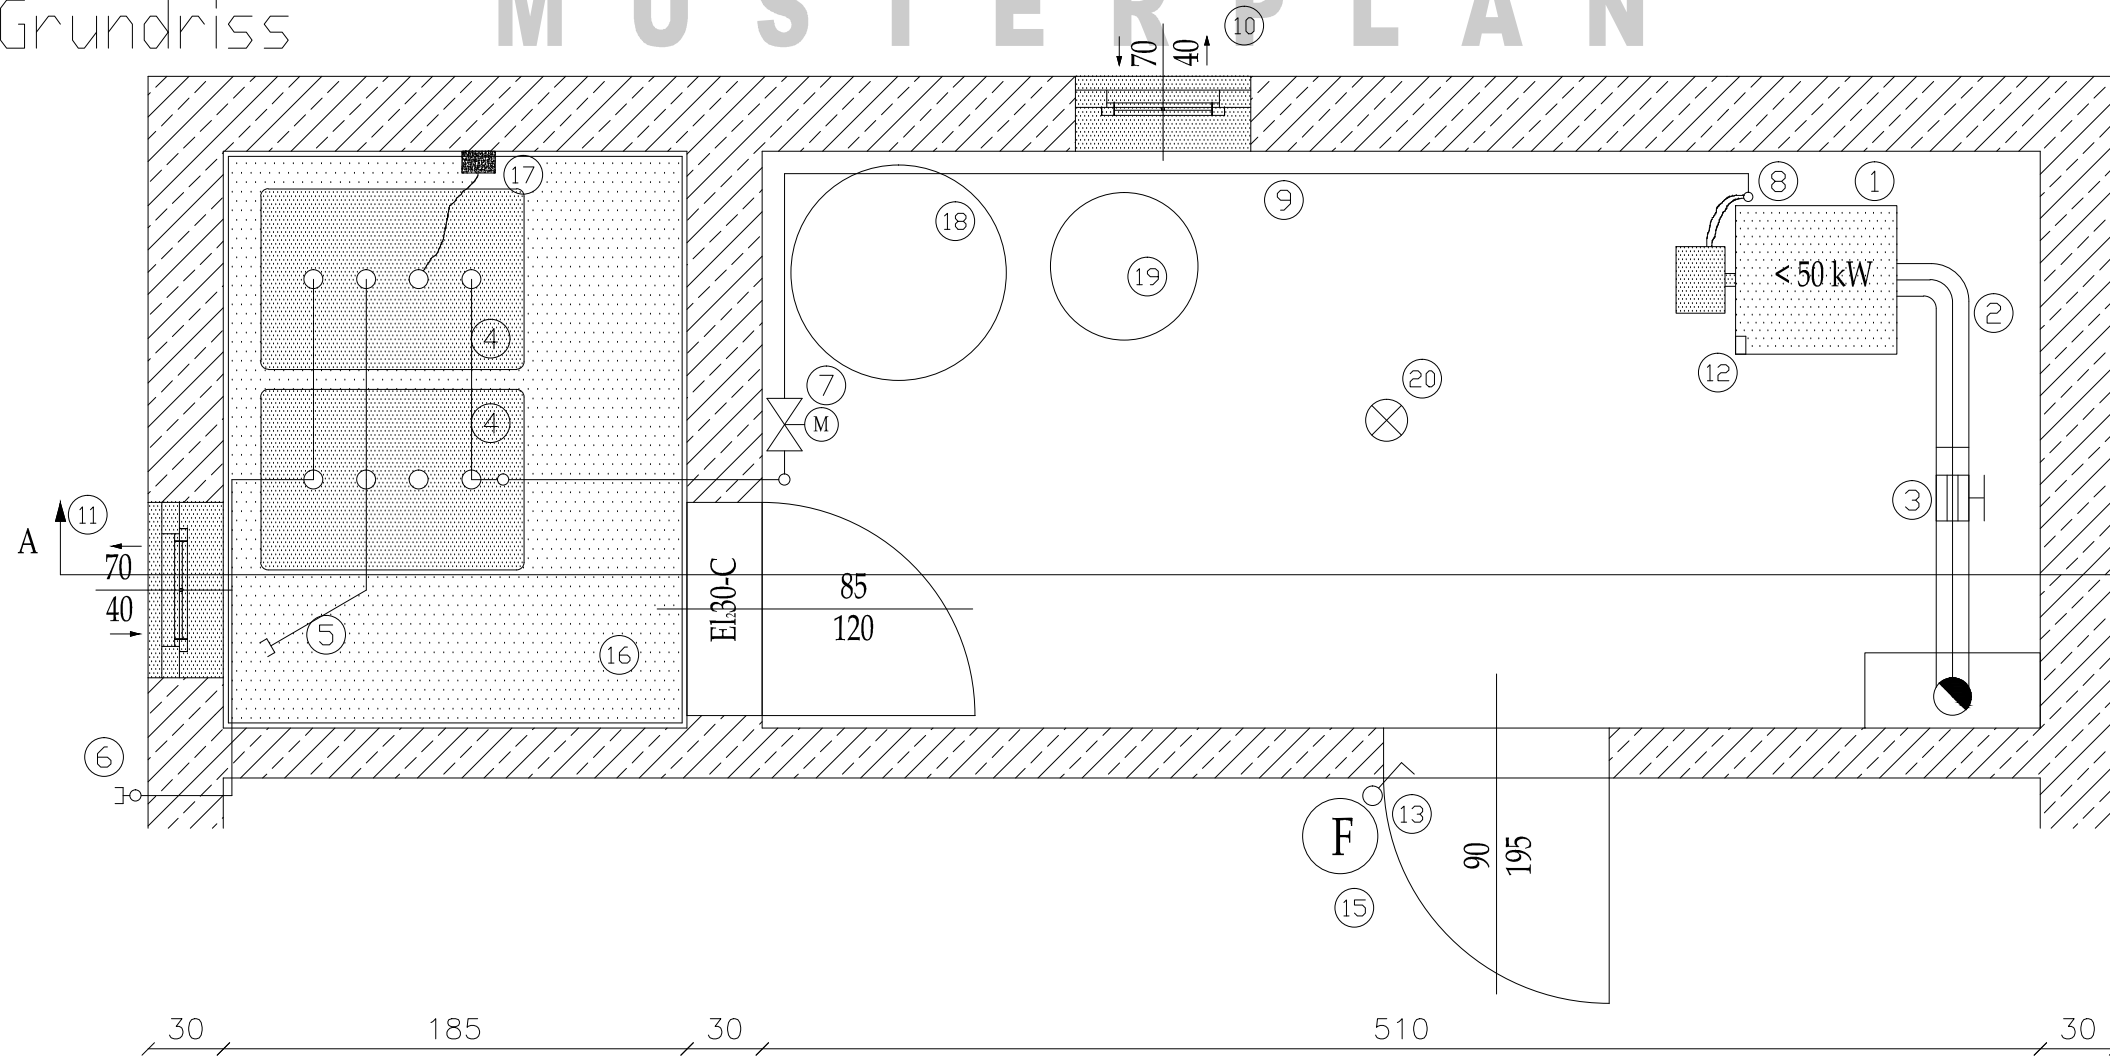

30
230
20

HINWEIS
Dieser Plan bildet mit der dazugehörigen technischen Beschreibung eine Einheit!

Für die Funktionalität und Vollständigkeit der ausgeführten Anlage haftet der konzessionierte Installateur. Entsprechende Normen und Vorschriften sind einzuhalten.

Musterplan
Ölkessel < 50 kW mit Tankraum

| Name | Datum | Maßstab | 1:30 |
|------------|-------|---------|------|
| Bearbeiter | | Version | |
| Geprüft | | | |